



注：消火栓栓口距地1.1米  
(仅考核首层消火栓系统布置，不含泵房及高位水箱间)

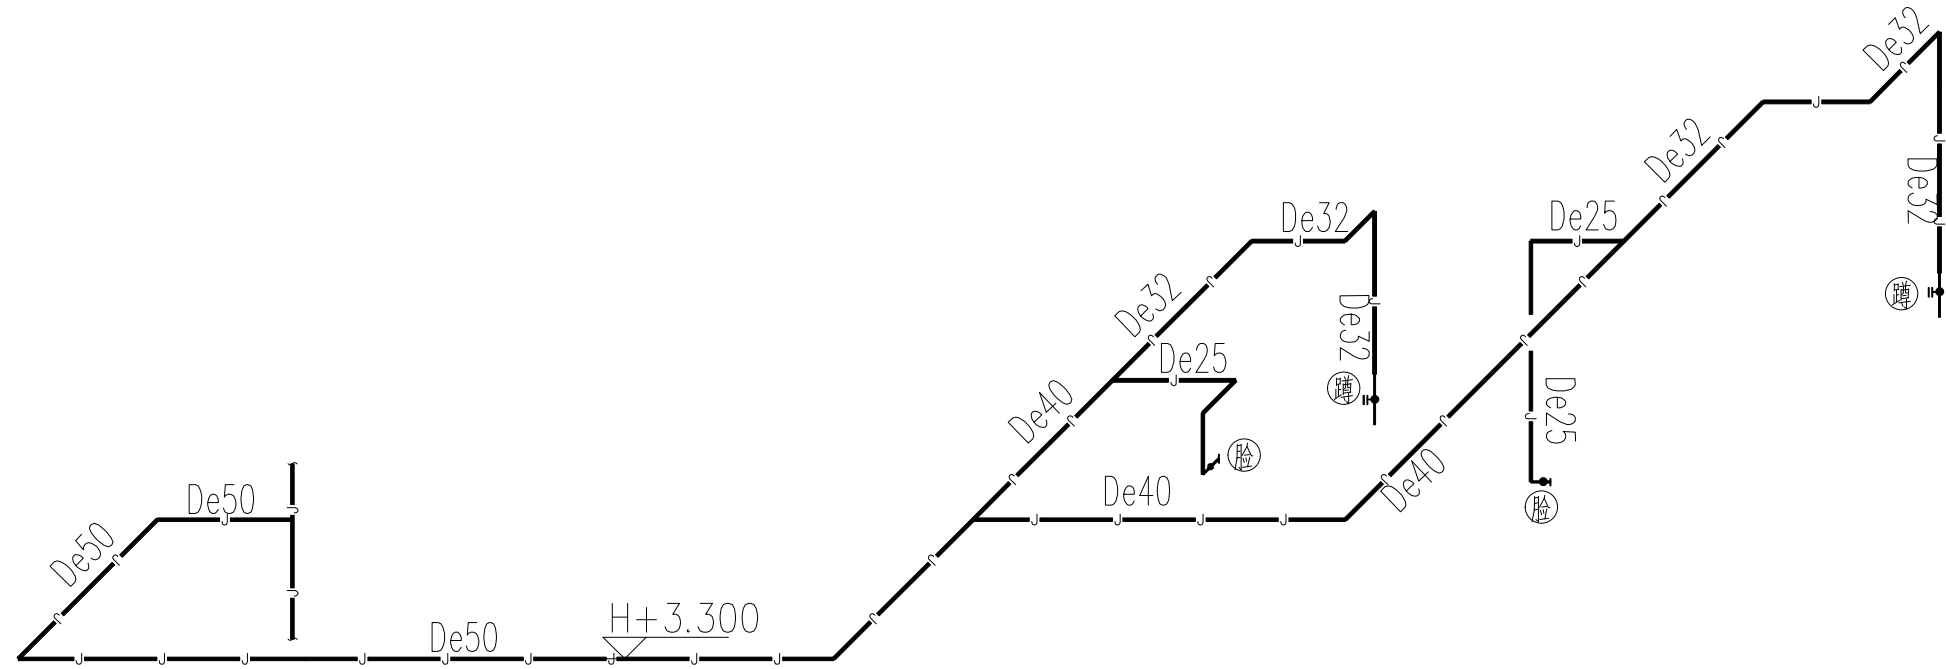

二~五层淋浴间给水轴测图

H为洁具所在楼层地面标高。

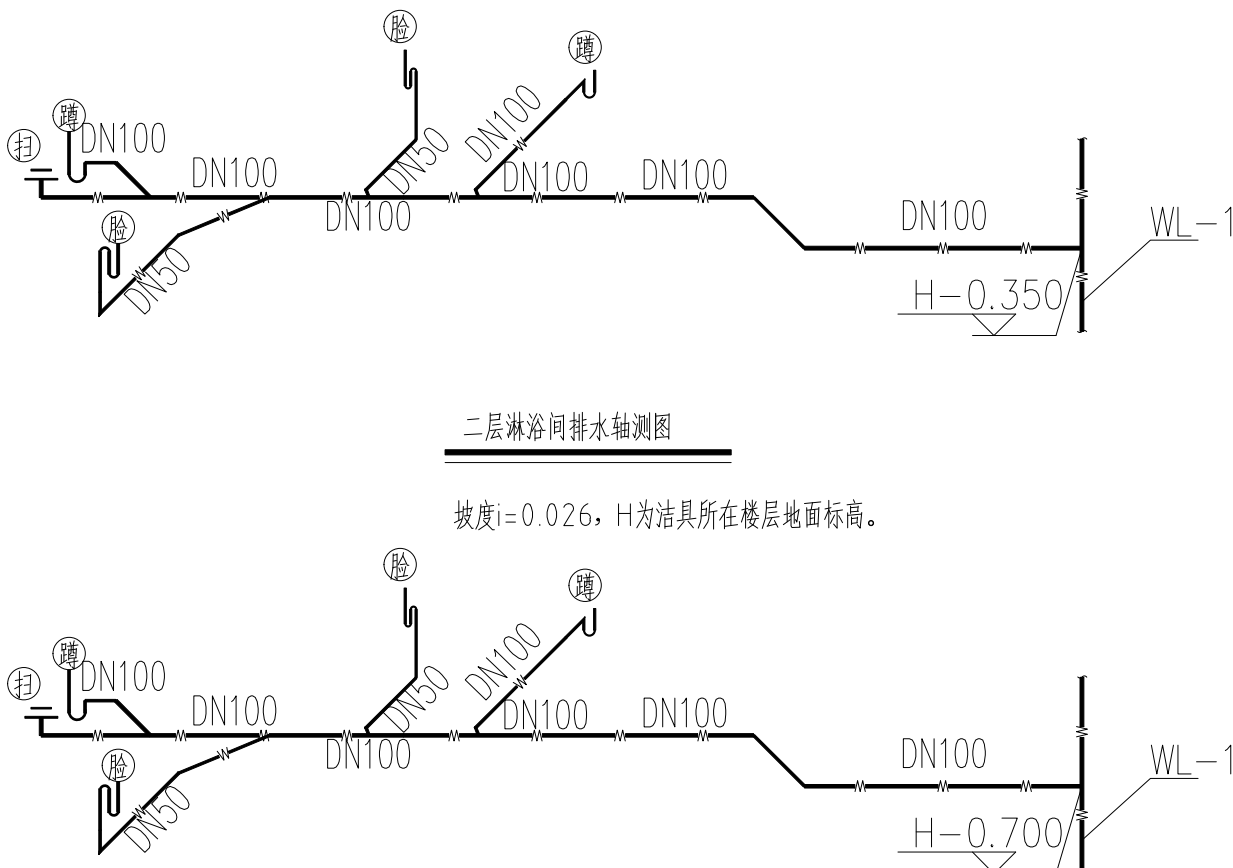

二层淋浴间排水轴测图

坡度 $i=0.026$ ，H为洁具所在楼层地面标高。

三~五层淋浴间排水轴测图

坡度 $i=0.026$ ，H为洁具所在楼层地面标高。

图 例	名 称
	消火栓管道供水管
	排水管
	给水管
	自动排气阀(DN25)
	洗脸盆
	蹲式大便器
	清扫口
	通气帽
	检查口
	截止阀
	止回阀
	对夹式蝶阀
	闸阀
	消火栓 箱体800 mm高 栓口安装高度1100 mm

卫生器具给水点阀门安装高度及附件图例				
符 号	器具名称	给水阀门标高	给水附件图例	排水附件图例
	蹲便器	H+0.20		
	洗脸盆	H+0.45		
	清扫口	—		
注：H为洁具所在楼层地面标高。				

本图仅用于施工准备		
认证体系		
认证单位	QUALIFICATION	
专业设计部门	DEPARTMENT	
设计签字	SIGNATURE	
方案设计人 SCHEMATIC DESIGNER		手 签
设计人 PROJECT ARCHITECT		
专业负责人 EXERCISE CHECK		
表 计 人 DESIGNED BY		
验证签字 VERIFICATION		
审 核 人 CHECKED BY		
审 定 人 APPROVED BY		
合 意 CONFIRMATION		
建筑专业负责人 ARCH		
结构专业负责人 STRUCT		
给排水专业负责人 WWS		
暖通专业负责人 HVAC		
电气专业负责人 ELEC		
项目名称 PROJECT NAME	实操考核样题	
项目编号 PROJECT NO.		
图名 DRAWING NAME	消防及给排水系统图、给排水轴测图及图例	
专业 DISCIPLINE	图号 DRAWING NO.	版本号 EDITION
水施	02	
出图日期 DATE	年 月 日 YEAR MONTH DAY	
归档记录 ARCHIVES		