



给水系统原理图


排水系统原理图

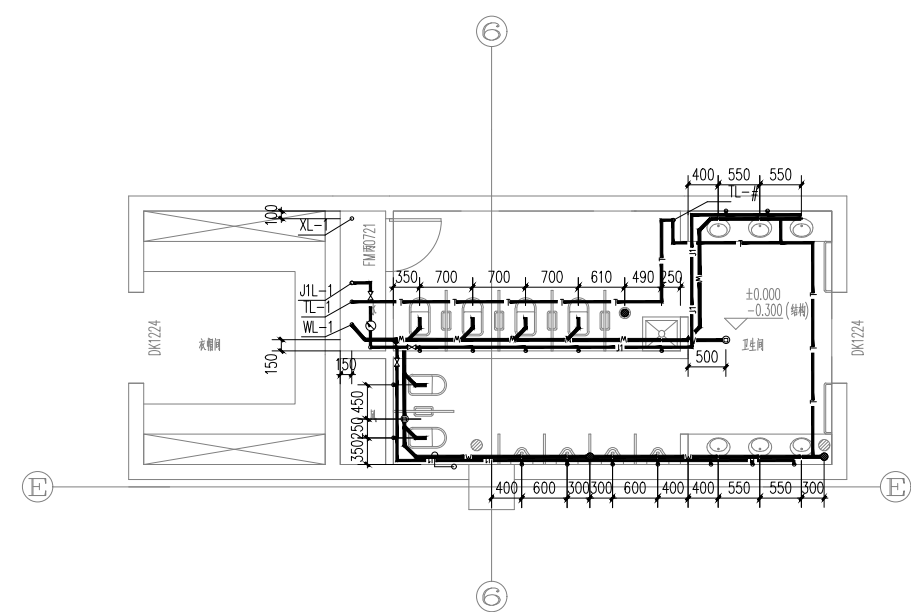


活动单元卫生间给排水平面图

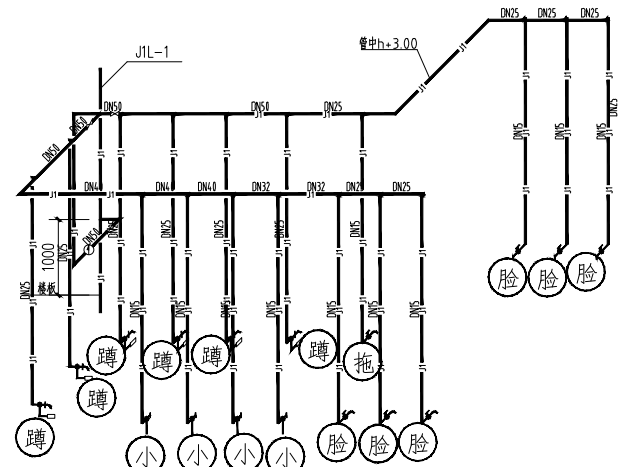

活动单元卫生间给水轴测图

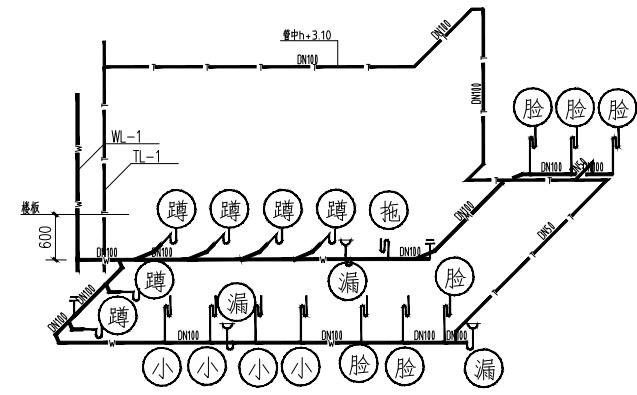

活动单元卫生间排水轴测图

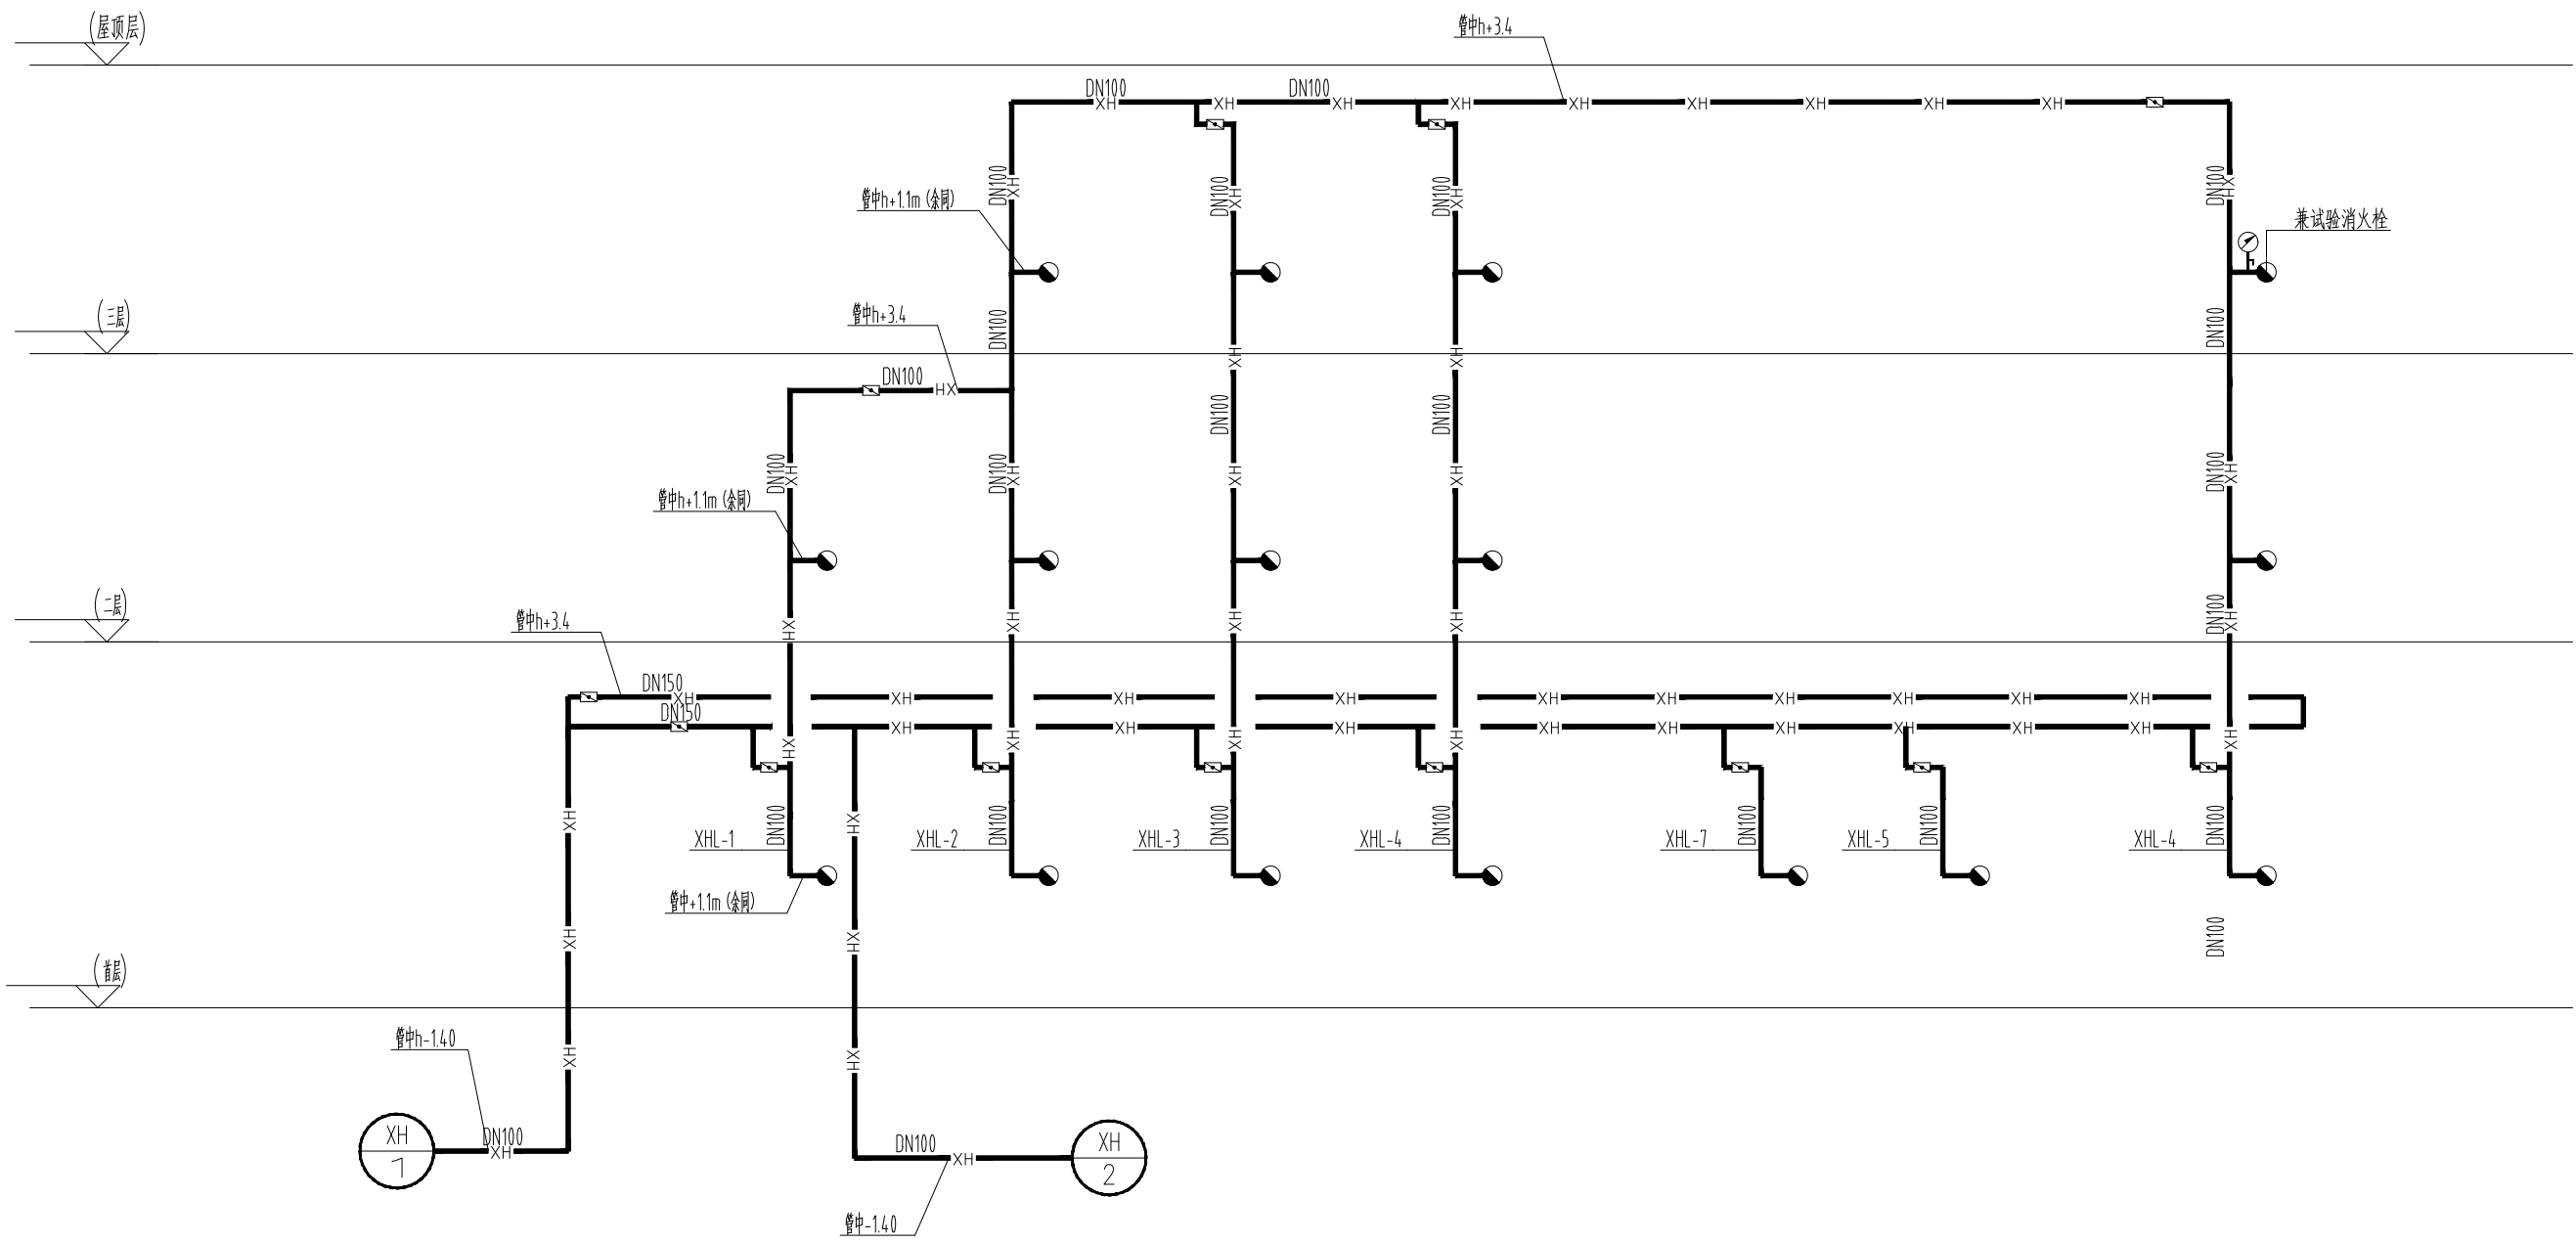

消火栓系统原理图

认证体系		
认证单位设置	GUALIFICATION	
专业设计部门	DEPARTMENT	
设计签字 SIGNATURE		
方案设计师 SCHEMATIC DESIGNER		
设计总工程师 PROJECT ARCHITECT		
专业负责人 DISCIPLINE CHIEF		
设计人 DESIGNED BY		
验证签字 VERIFICATION		
审核人 CHECKED BY		
审定人 APPROVED BY		
会 签 CONFIRMATION		
建筑专业负责人 ARCH.		
结构专业负责人 STRUCT.		
给排水专业负责人 W&S.		
暖通专业负责人 HVAC.		
电气专业负责人 ELEC.		
项目名称	PROJECT NAME	
	技能操作考核样题	
项目编号	PROJECT NO.	
图名	DRAWING NAME	
	给排水及消防系统原理图 活动单元卫生间给排水详图	
专业 DISCIPLINE	图号 DRAWING NO.	版本号 EDITION
给排水	水施02	
出版日期 DATE	年 YEAR	月 MONTH
		日 DAY
归档记录 ARCHIVES		