


空调系统原理图

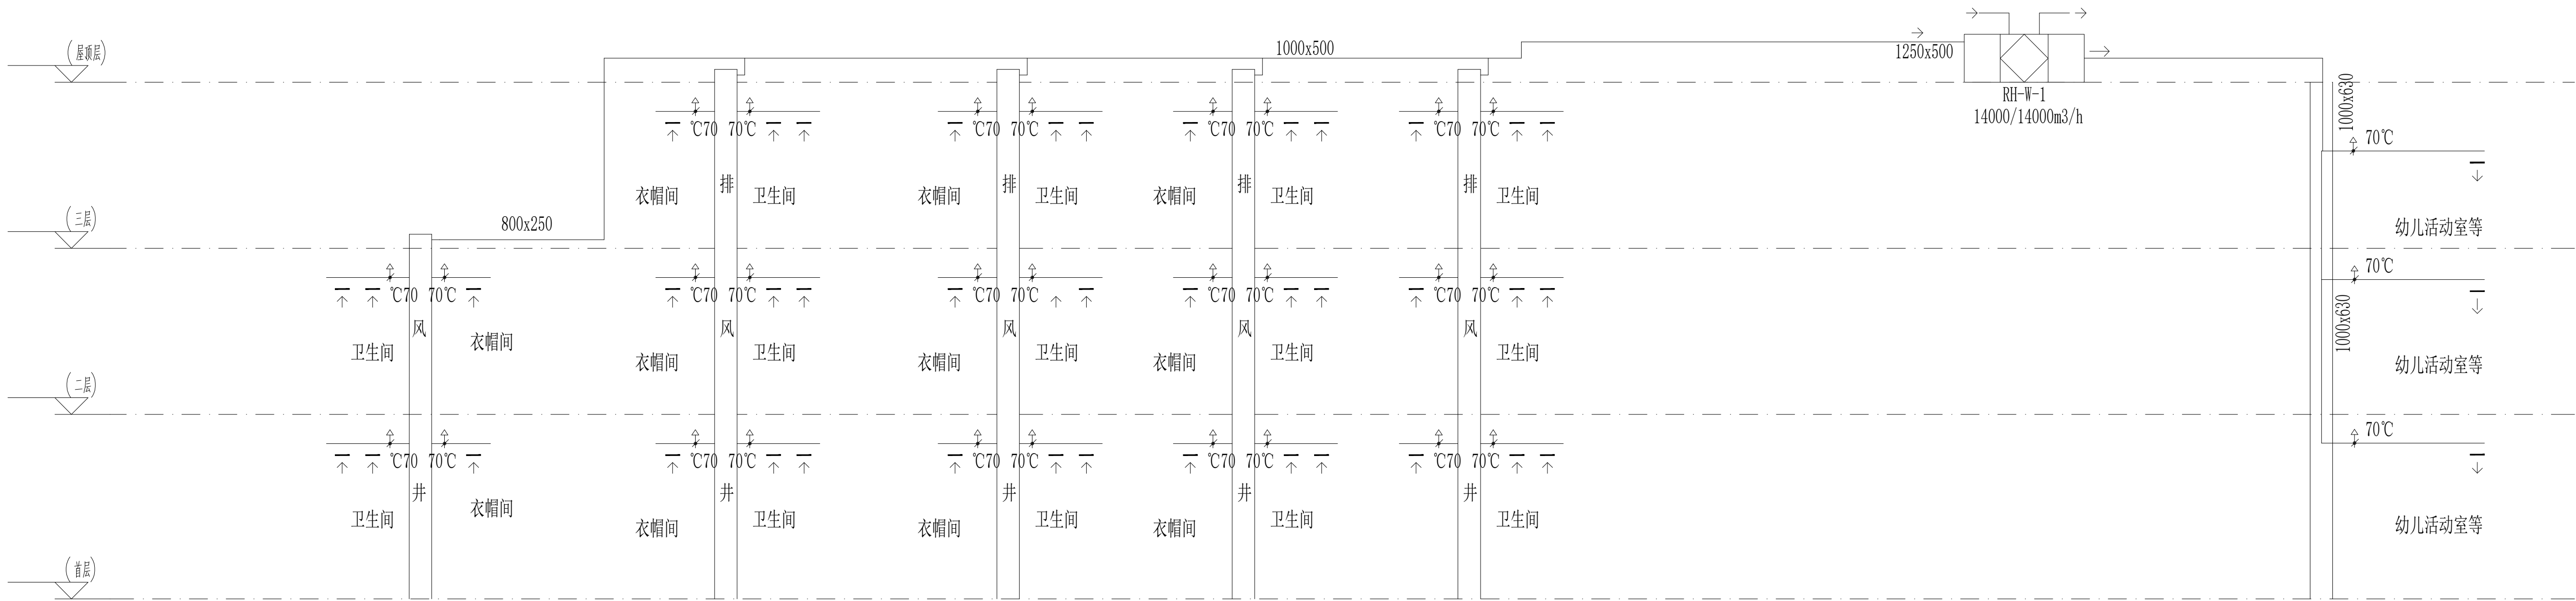

新风系统原理图

认证体系		
认证单位	GUALIFICATION	
专业设计部门	DEPARTMENT	
设计签字 SIGNATURE		
方案设计师 SCHEMATIC DESIGNER		
设计负责人 PROJECT ARCHITECT		
专业负责人 DISCIPLINE CHIEF		
设计人 DESIGNED BY		
验证签字 VERIFICATION		
审核人 CHECKED BY		
审批人 APPROVED BY		
会签 CONFIRMATION		
建筑专业负责人 ARCH.		
结构专业负责人 STRUCT.		
给排水专业负责人 W&S&S.		
暖通专业负责人 HVAC.		
电气专业负责人 ELEC.		
项目名称	PROJECT NAME	
	技能操作考核样题	
项目编号	PROJECT NO.	
图名 DRAWING NAME		
空调系统原理图、新风系统原理图		
专业 DISCIPLINE	图号 DRAWING NO.	版本号 EDITION
暖通	暖通02	
出版日期 DATE	年 YEAR	月 MONTH
		日 DAY
归档记录 ARCHIVES		